


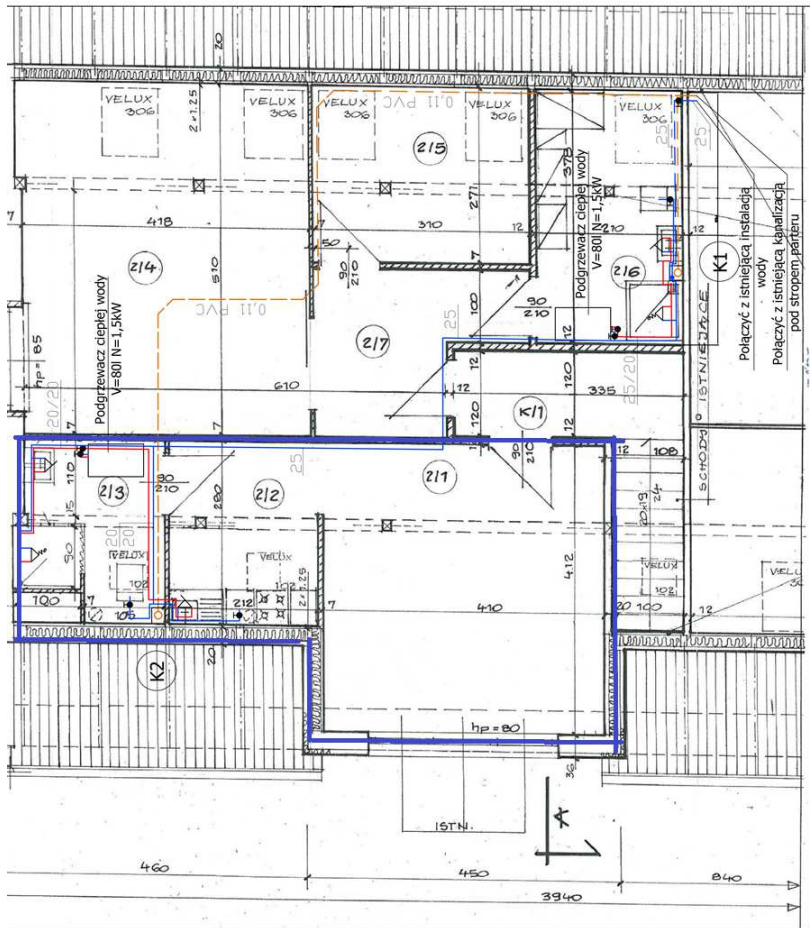

- LEGENDA
- INSTALACJA KANALIZACJI SANITARNEJ PROWADZONA POD STROPIEM PARTERU
 - INSTALACJA WODY ZIMNEJ
 - INSTALACJA WODY ZIMNEJ PROWADZONA POD STROPIEM PARTERU
 - INSTALACJA WODY CIEPŁEJ
 - (K1) PION KANALIZACJI SANITARNEJ

FIPS BIURO PROJEKTÓW

www.fipsprojektow.pl

ADP Biuro Projektów Budowlanych
ul. Kłobucka 10A, 05-843 Żyrardów
tel. 23 654 52 33, 23 654 52 34
fax 23 654 52 35, 23 654 52 36
e-mail: biuro@fipsprojektow.pl
NIP 525-113-65-53 | REGON 140631055

Objekt: Przebudowa poddasza na pomieszczenia biurowe i pokój gościnny na terenie zabudowy w Złotym Górze w Złotym Górze ul. Przyjęp-Słucka 1b - dz. nr 9/16

Pracownik: Rzut PODDASZA-INSTALACJE WOD-KAN

Specjalność: sanitarna

Projektant: mgr inż. Marzena Tołarska

Opracował: mgr inż. Paulina Boj

Nr umowy: 25/16/17B

Akceptacja: 1/5

Skala: 1:50

Data: 06/2017

Uprawnienie: 377/88/7g

Podpis:

Data: 06/2017